


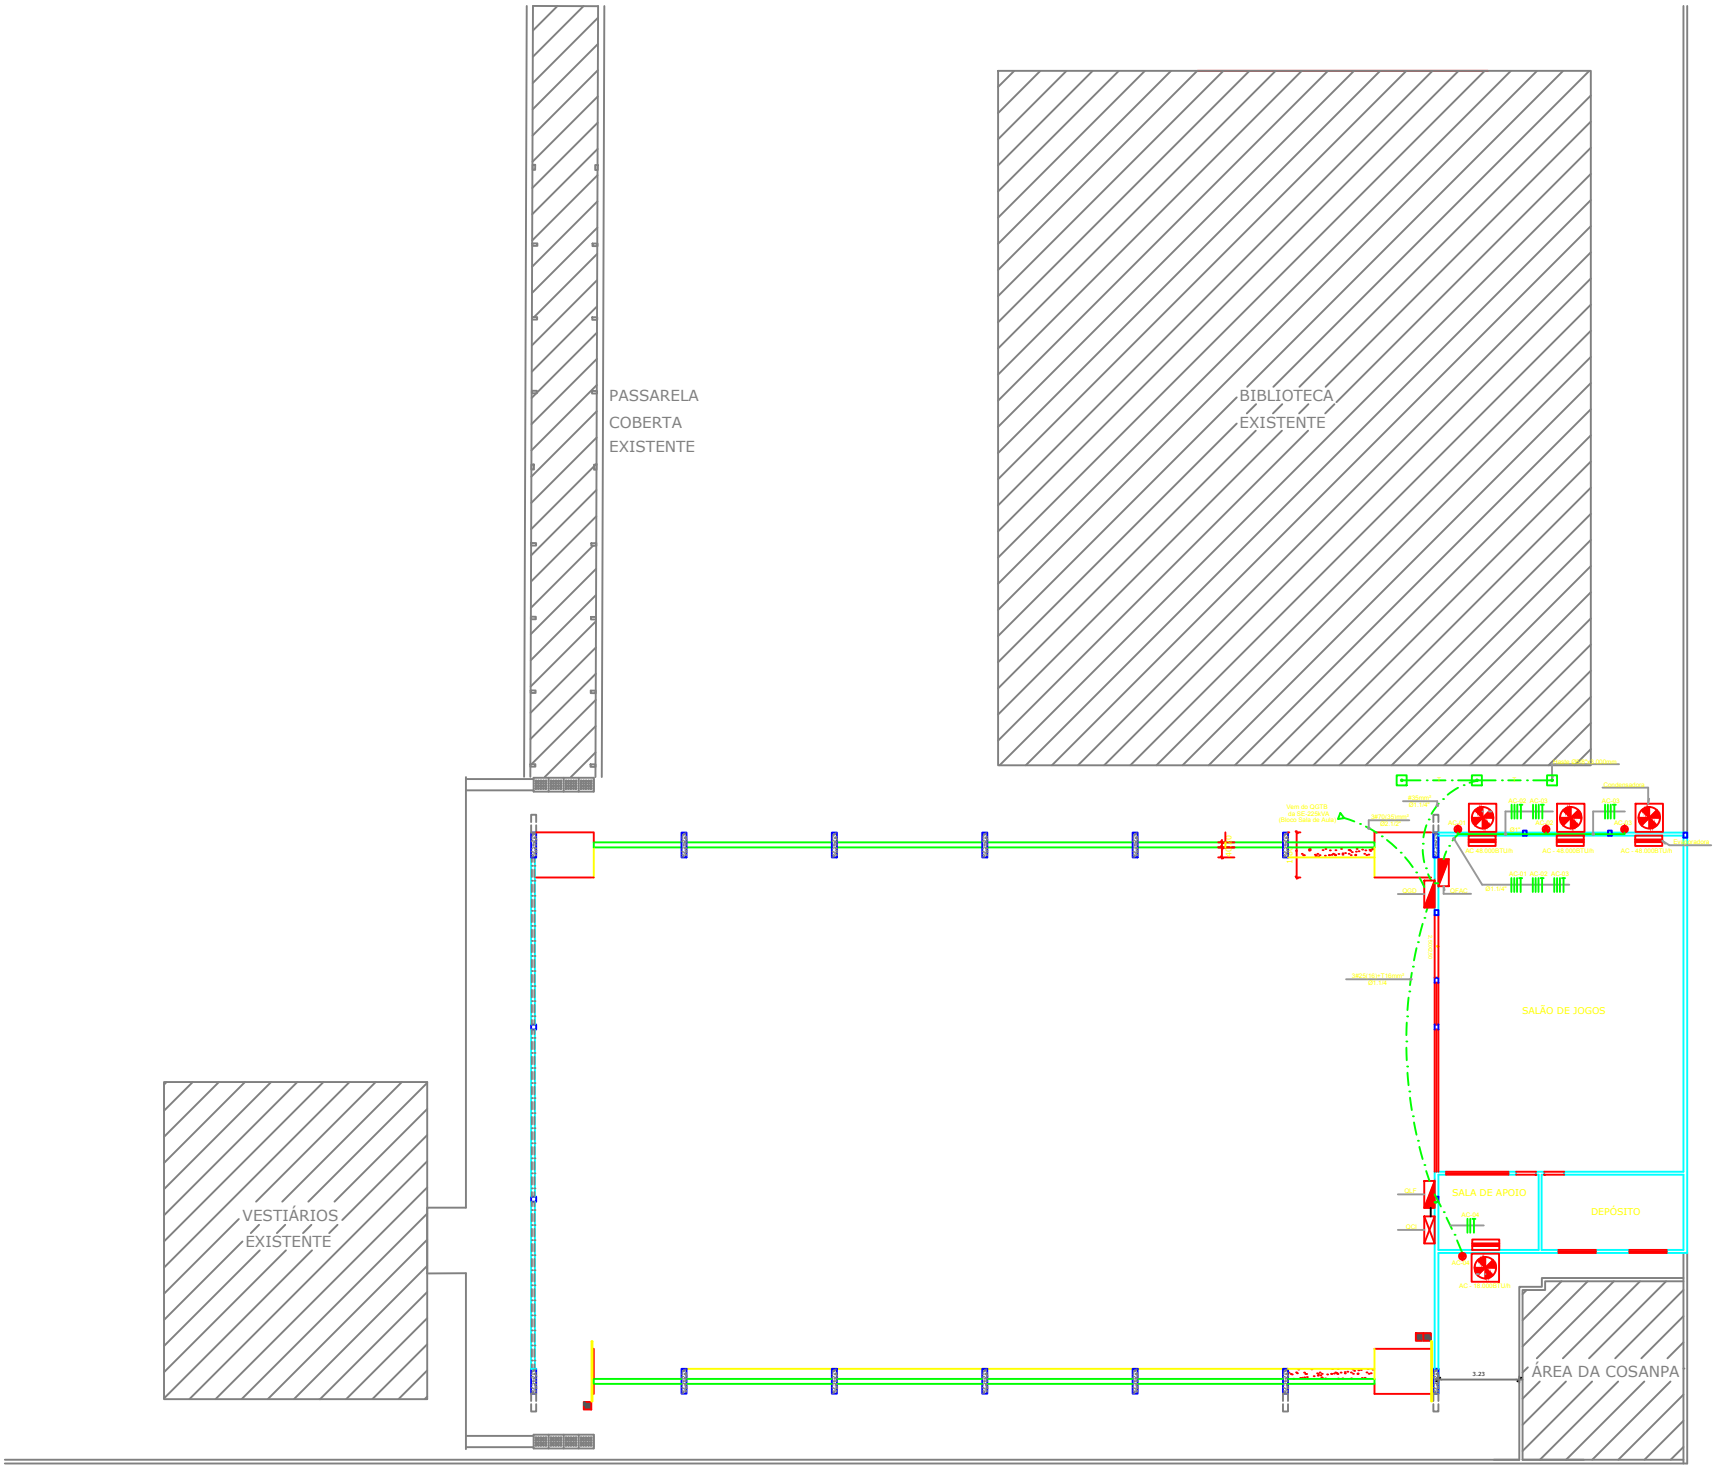

PLANTA BAIXA/IMPLANTAÇÃO
ESCALA 1:125



INSTITUTO FEDERAL DE EDUCAÇÃO, CIÊNCIA E TECNOLOGIA DO PARÁ

PROJETO
CAMPUS ABAETETUBA

DESENHO (S)
PROJETO ELÉTRICO ILUMINAÇÃO E TOMADAS - QUADRA POLIESPORTIVA

DIRETOR PROF. VALDINEI MENDES	VISTO	PRANCHA 01/09
AUTOR DO PROJETO MARCELO RODRIGUES - CREA/PA: 9601-D	VISTO	
ESCALA INDICADA	DATA FEVEREIRO/2018	